



LEGENDA MÍSTNOSTÍ

čís.	ÚČEL MÍSTNOSTI
007	CHODBA
010	SKLEP
011	SKLEP
014	CHODBA
015	KOTELNA
016	SKLEP
017	CHODBA
018	SCHODIŠTĚ

Ondřej Jurásek, kanc. Hlavní 316/149, 747 06 Opava		ondrej.jurasek@opava.cz	tel. 563 616838	mob. 603 707757
VED. PROJ.	Ing. Ondřej Jurásek			
VYPRACOVAL	Ing. Ondřej Jurásek			
INVESTOR	ČR - Státní úřad inspekce práce, Horní náměstí 103/2, Opava, 746 01			
PROJEKT	OIP STŘEDOČESKÝ KRAJ - REKONSTRUKCE KOTELNY k.ú. Nové Město, parc.č. 2101, ul. Ve Smečkách č.p. 599/29 F.112 BOURACÍ PRÁČE			
VÝKRES	Půdorys 1.PP			
DATUM	04/2011	ONDŘEJ JURÁSEK Zukalova 1334/16, 746 01 Opava IČO : 6082989 výřepání, plynová síť, kanalizace, vodovod		
STUPEŇ	DSR + výkaz výměr	FORMÁT A3		
ZAK. ČÍSLO	O-22/2011	Č. VÝKRESU S 01		
MĚŘÍTKO	1:50			

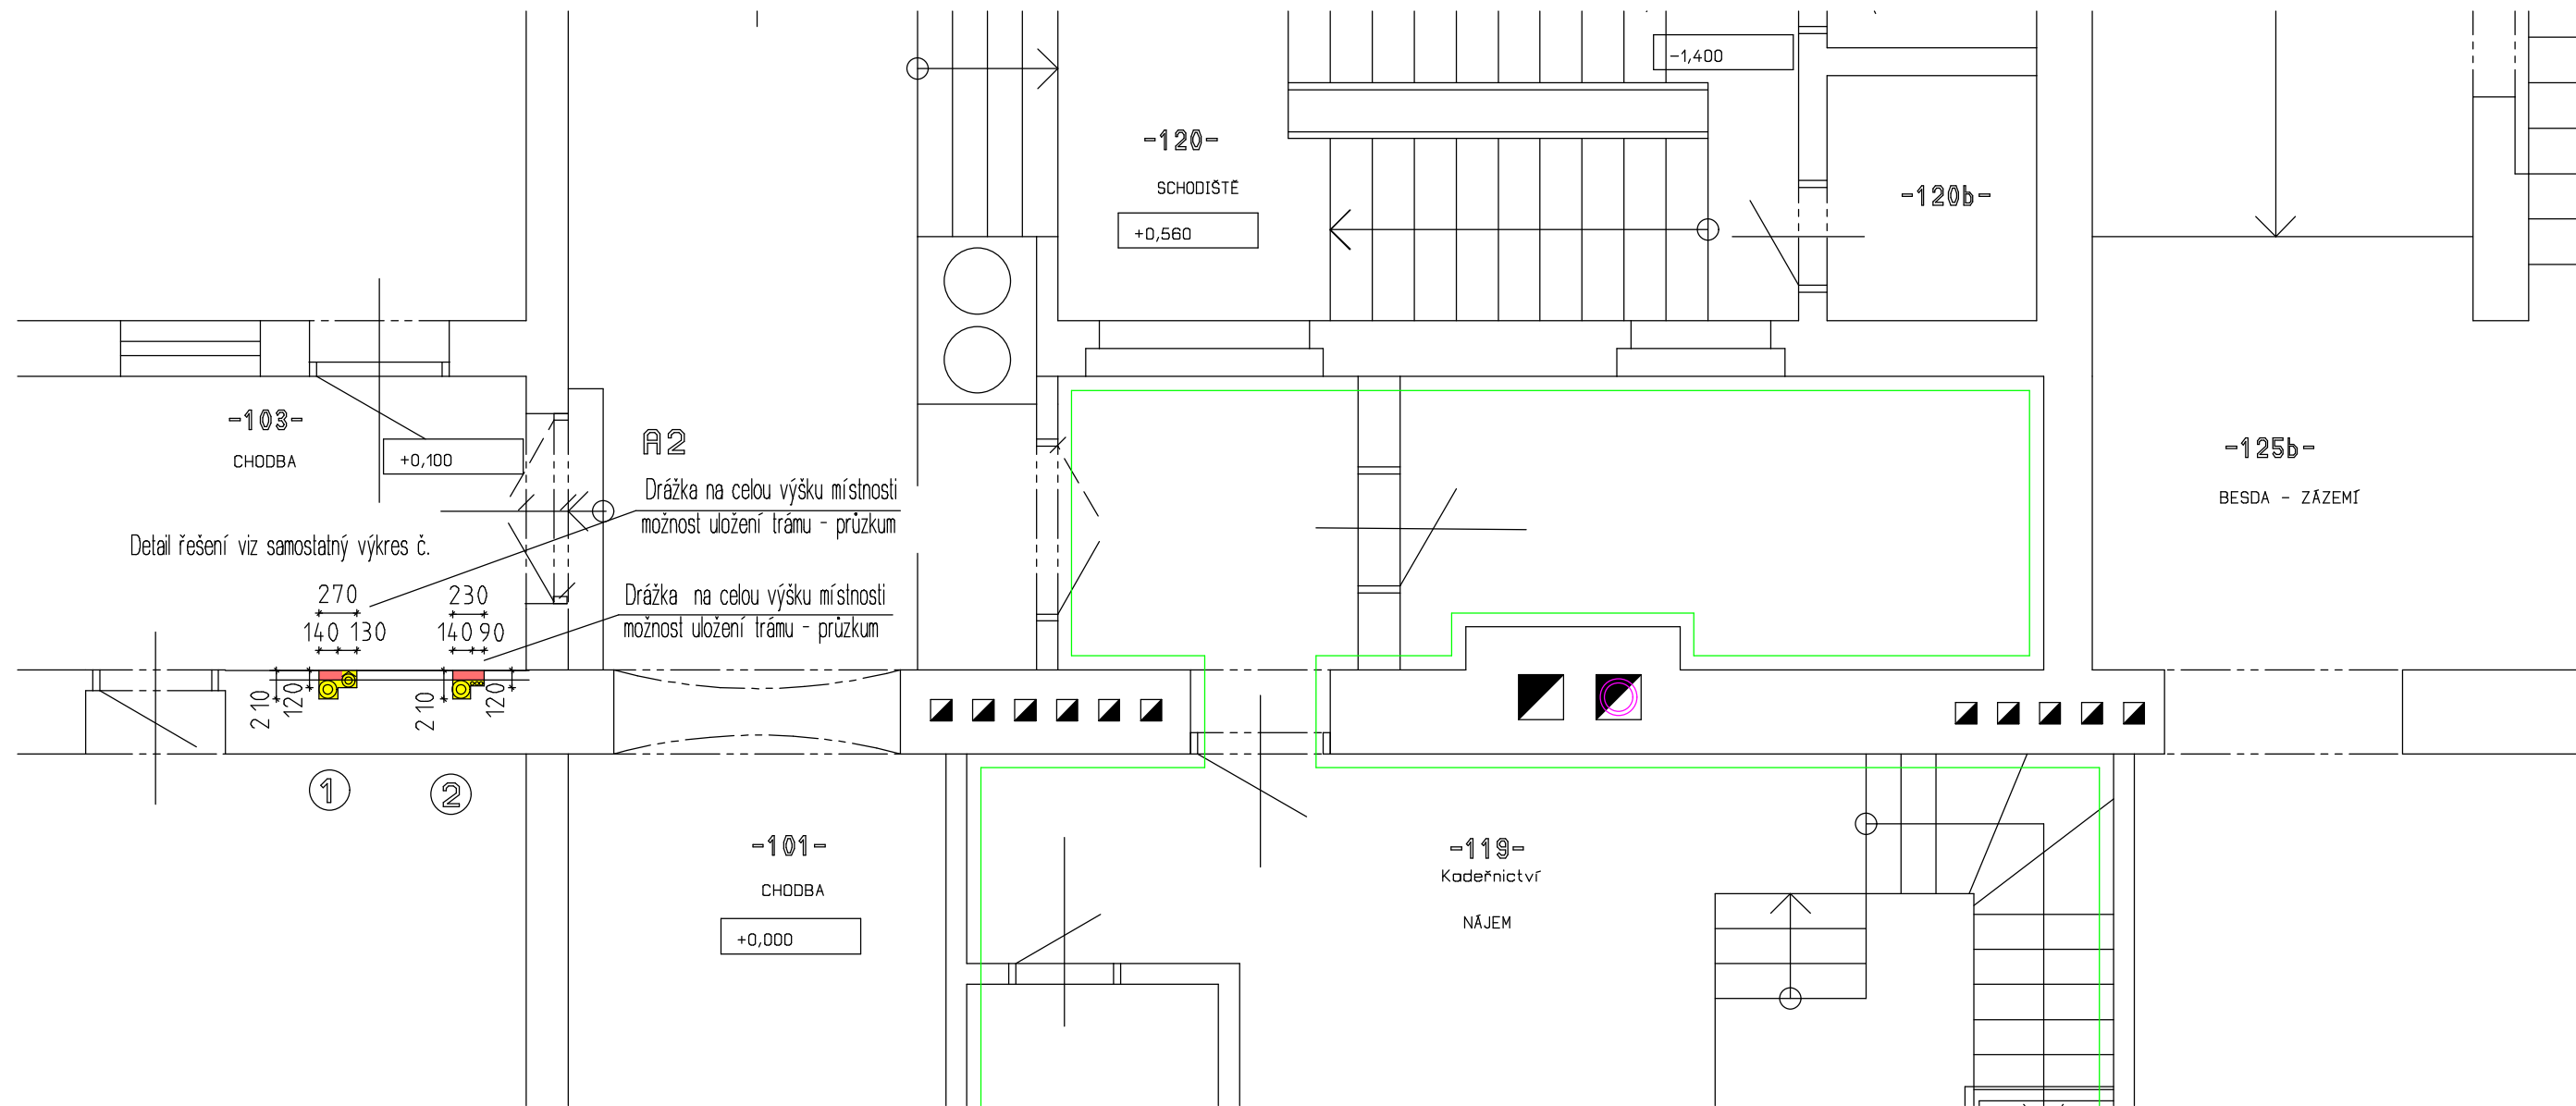

PODORYS 1.NP


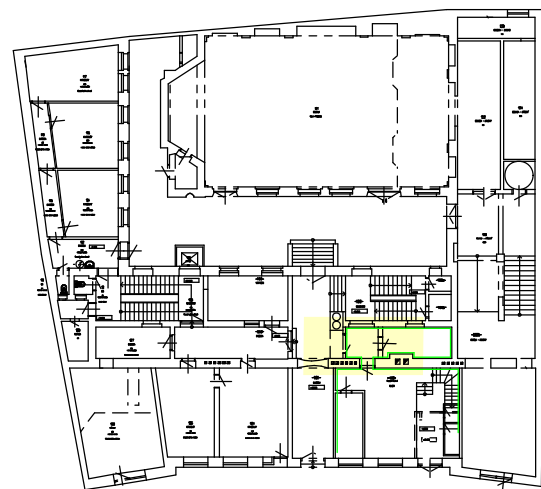


LEGENDA MÍSTNOSTÍ

Čís.	ÚČEL MÍSTNOSTI
101	CHODBA
102	VRÁTNICE
103	CHODBA
120	SCHODIŠTĚ

Ondřej Jurásek, kanc. Hlavní 316/149, 747 06 Opava		ondrej.jurasek@opava.cz	tel. 553 615838	mob. 803 707757
VED. PROJ:	Ing. Ondřej Jurásek			
VYPRACOVAL:	Ing. Ondřej Jurásek			
INVESTOR:	ČR - Státní úřad inspekce práce, Horní náměstí 103/2, Opava, 746 01			
PROJEKT:	OIP STŘEDOČESKÝ KRAJ - REKONSTRUKCE KOTELNY k.ú. Nové Město, parc.č. 2101, ul. Ve Smečkách č.p. 599/29 F.1.12 BOURACÍ PRÁCE			
VÝKRES:	Púdorys 1.NP			
DATUM:	04/2011			
STUPĚŇ:	DSR + výkaz výměr			
FORMAT:	A3			
ZAK. ČÍSLO:	O-22/2011			
MĚŘÍTKO:	Č. VÝKRESU 150 S 02			


-225-
BESEDA - ZÁZEMÍ

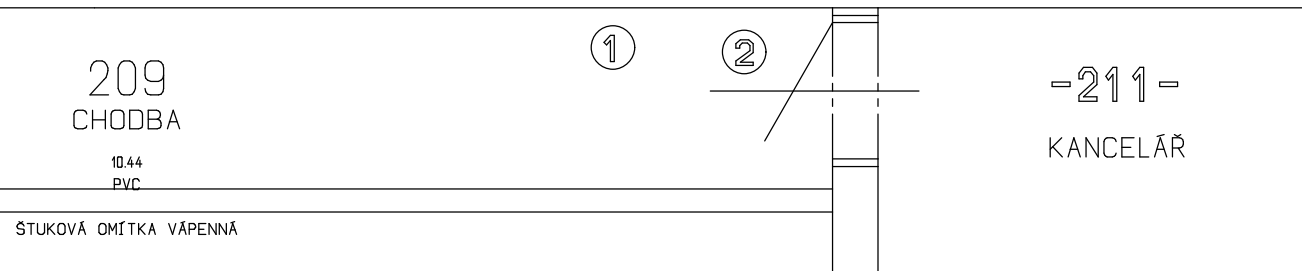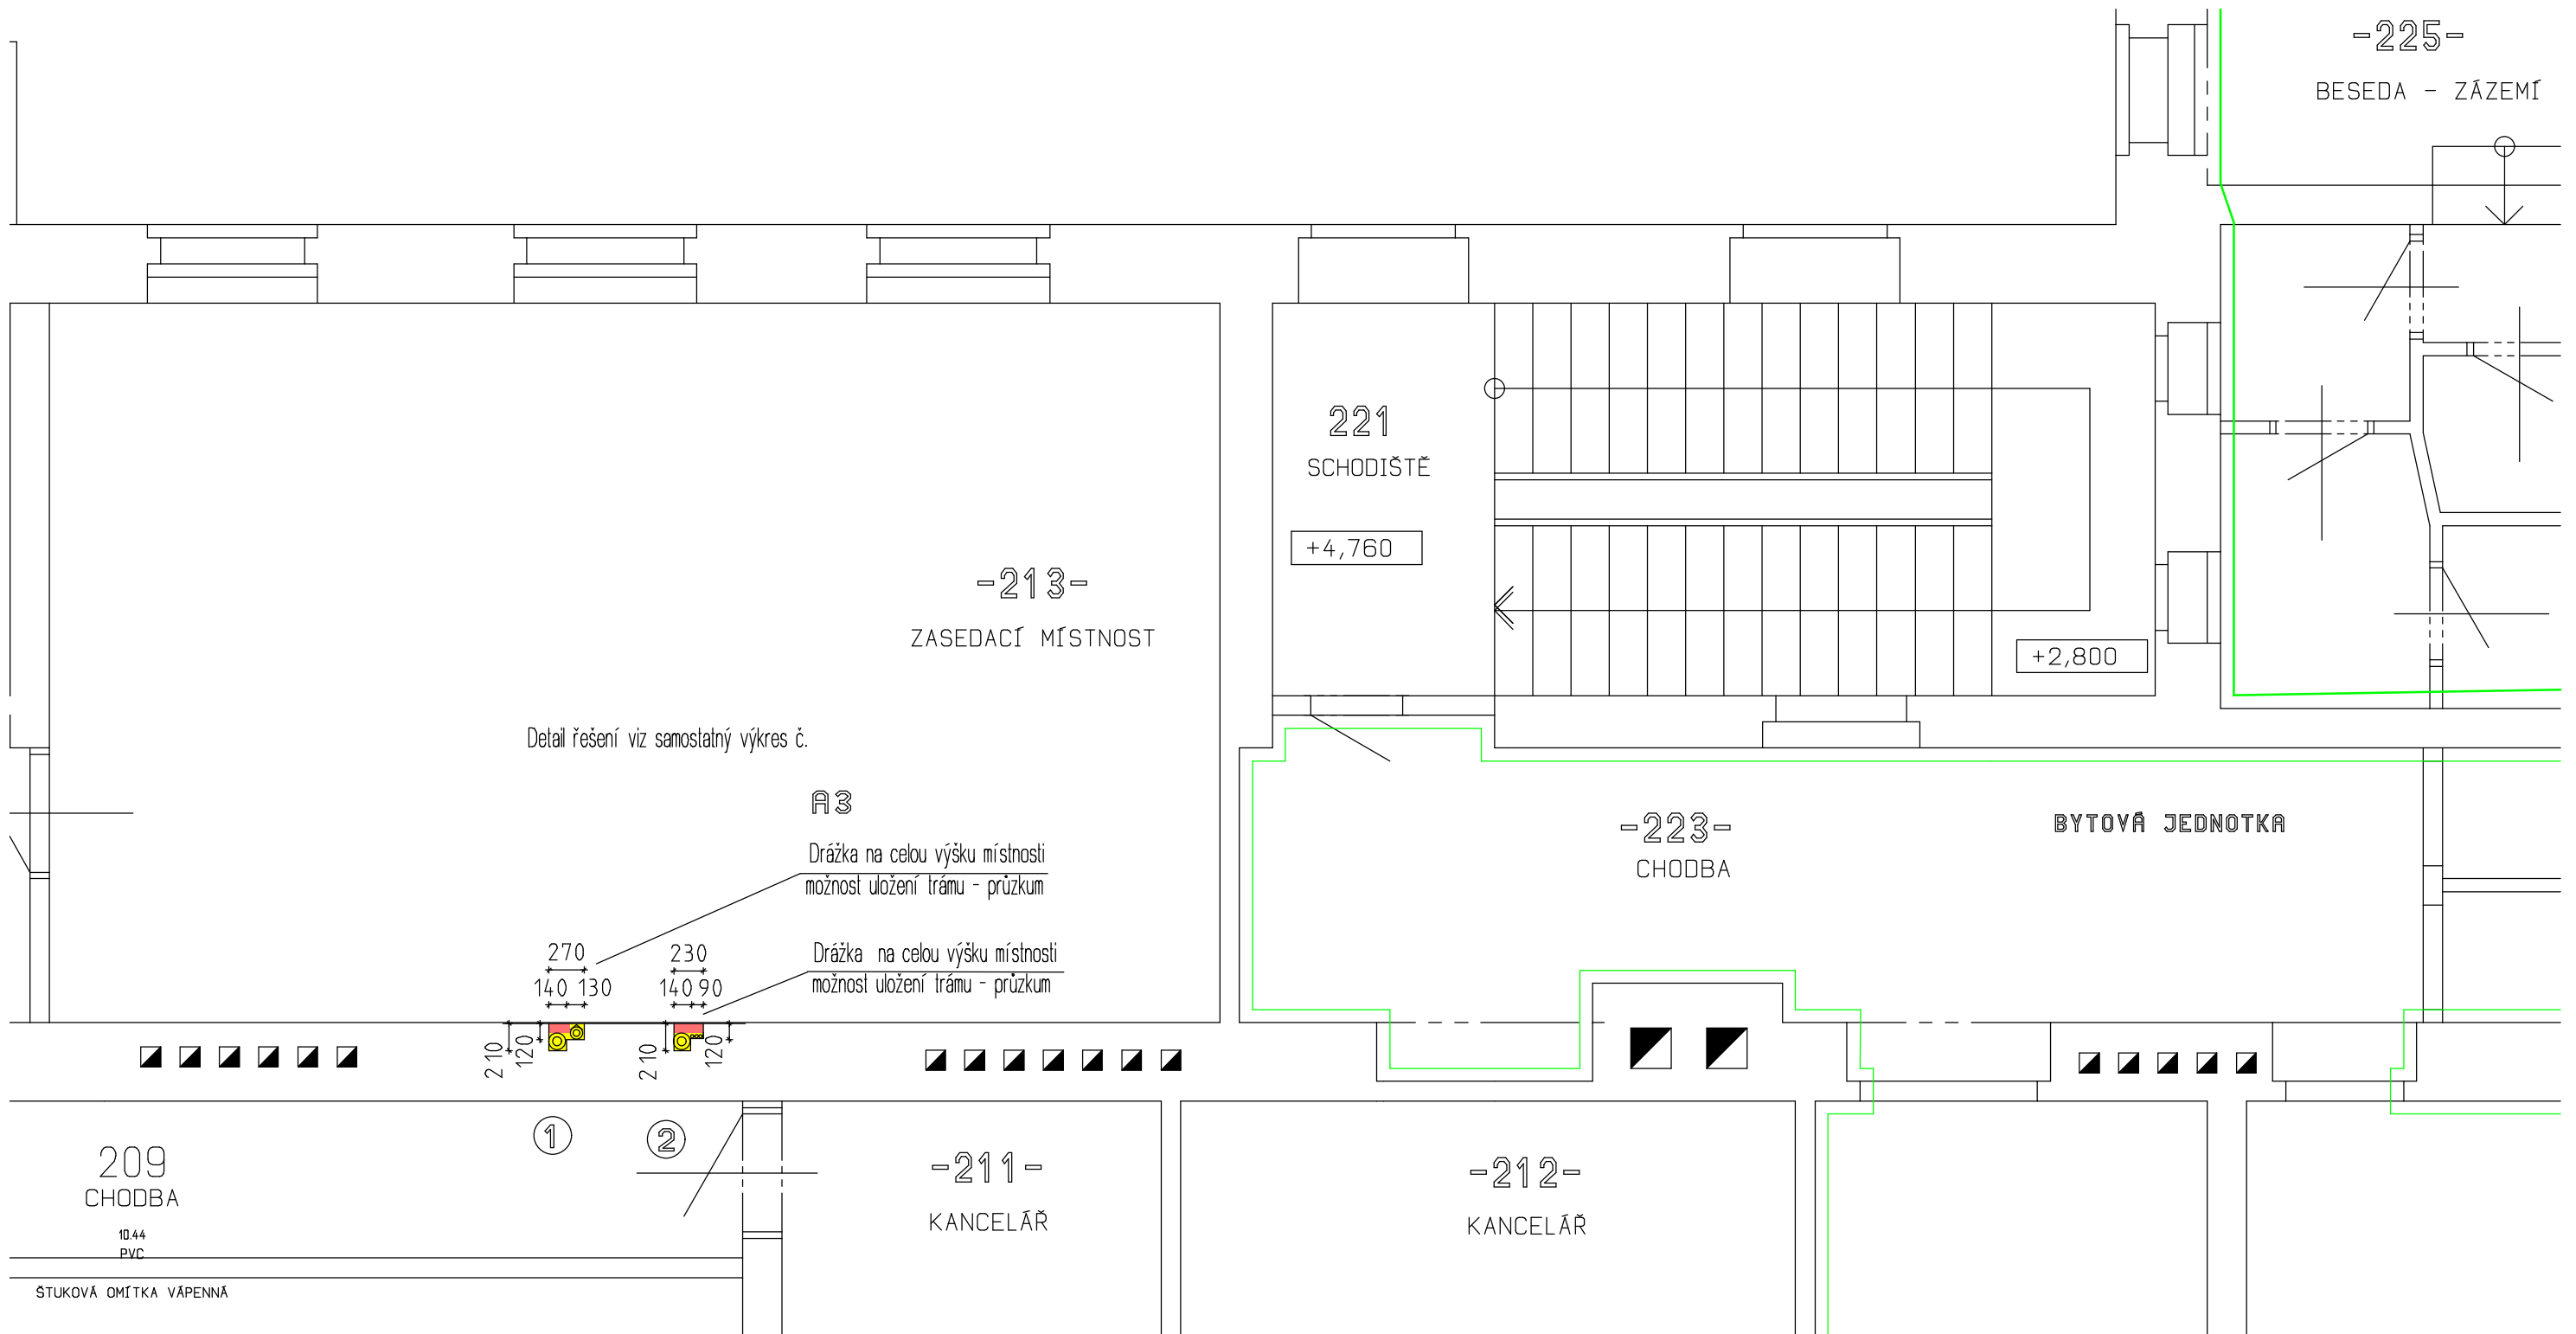



209
CHODBA
10.44
PVC
STUKOVÁ OMÍTKA VÁPENNÁ

LEGENDA MÍSTNOSTÍ

čís.	ÚČEL MÍSTNOSTI
211	KANCELÁŘ
212	KANCELÁŘ
213	ZASEDACÍ MÍSTNOST
221	SCHODIŠTĚ
222	SVĚTLÍK
223	BYTOVÁ JEDNOTKA
225	BESEDA - ZÁZEMÍ

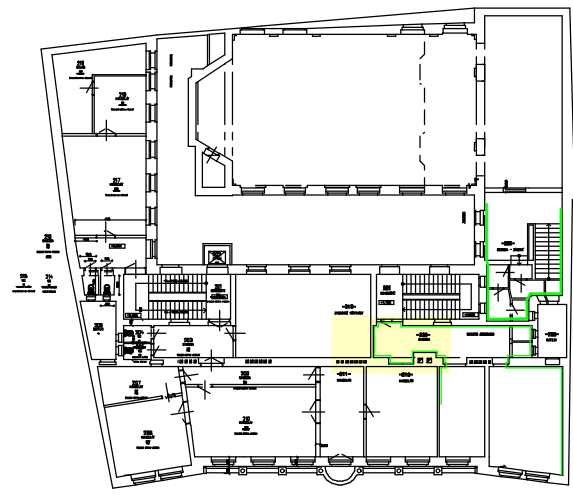


Ondřej Jurásek, kanc. Hlavní 316/149, 747 06 Opava		ondrej.jurasek@opava.cz		tel. 553 615838		mob. 603 707757	
VED. PROJ.	Ing. Ondřej Jurásek	ONDŘEJ JURÁSEK Zákova 1334/16, 746 01 Opava IČO: 60862989 vytápění, plynoinstalace, kanalizace, vodovod					
VYPRACOVAL:	Ing. Ondřej Jurásek						
INVESTOR:	ČR - Státní úřad inspekce práce, Horní náměstí 103/2, Opava, 746 01	DATUM	04/2011	STUPEN	DSR + výkaz výměr		
PROJEKT	OIP STŘEDOČESKÝ KRAJ - REKONSTRUKCE KOTELNY k.ú. Nové Město, parc.č. 2101, ul. Ve Smečkách č.p. 599/29 F.1.1.2 BOURACÍ PRÁCE	FORMÁT	A3	ZAK. ČÍSLO	O-22/2011		
VÝKRES	Půdorys 2.NP	MĚŘÍTKO	1:50	Č. VÝKRESU	S 03		

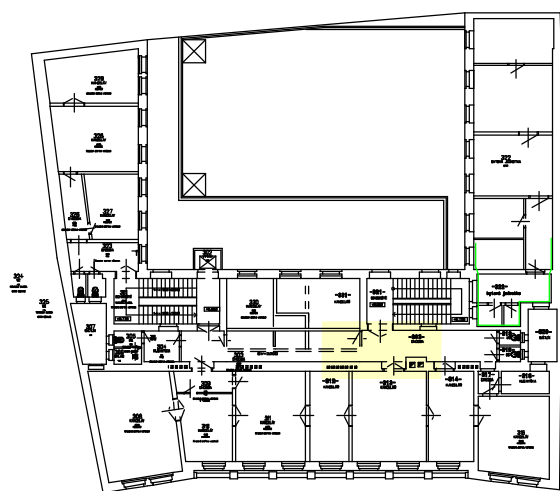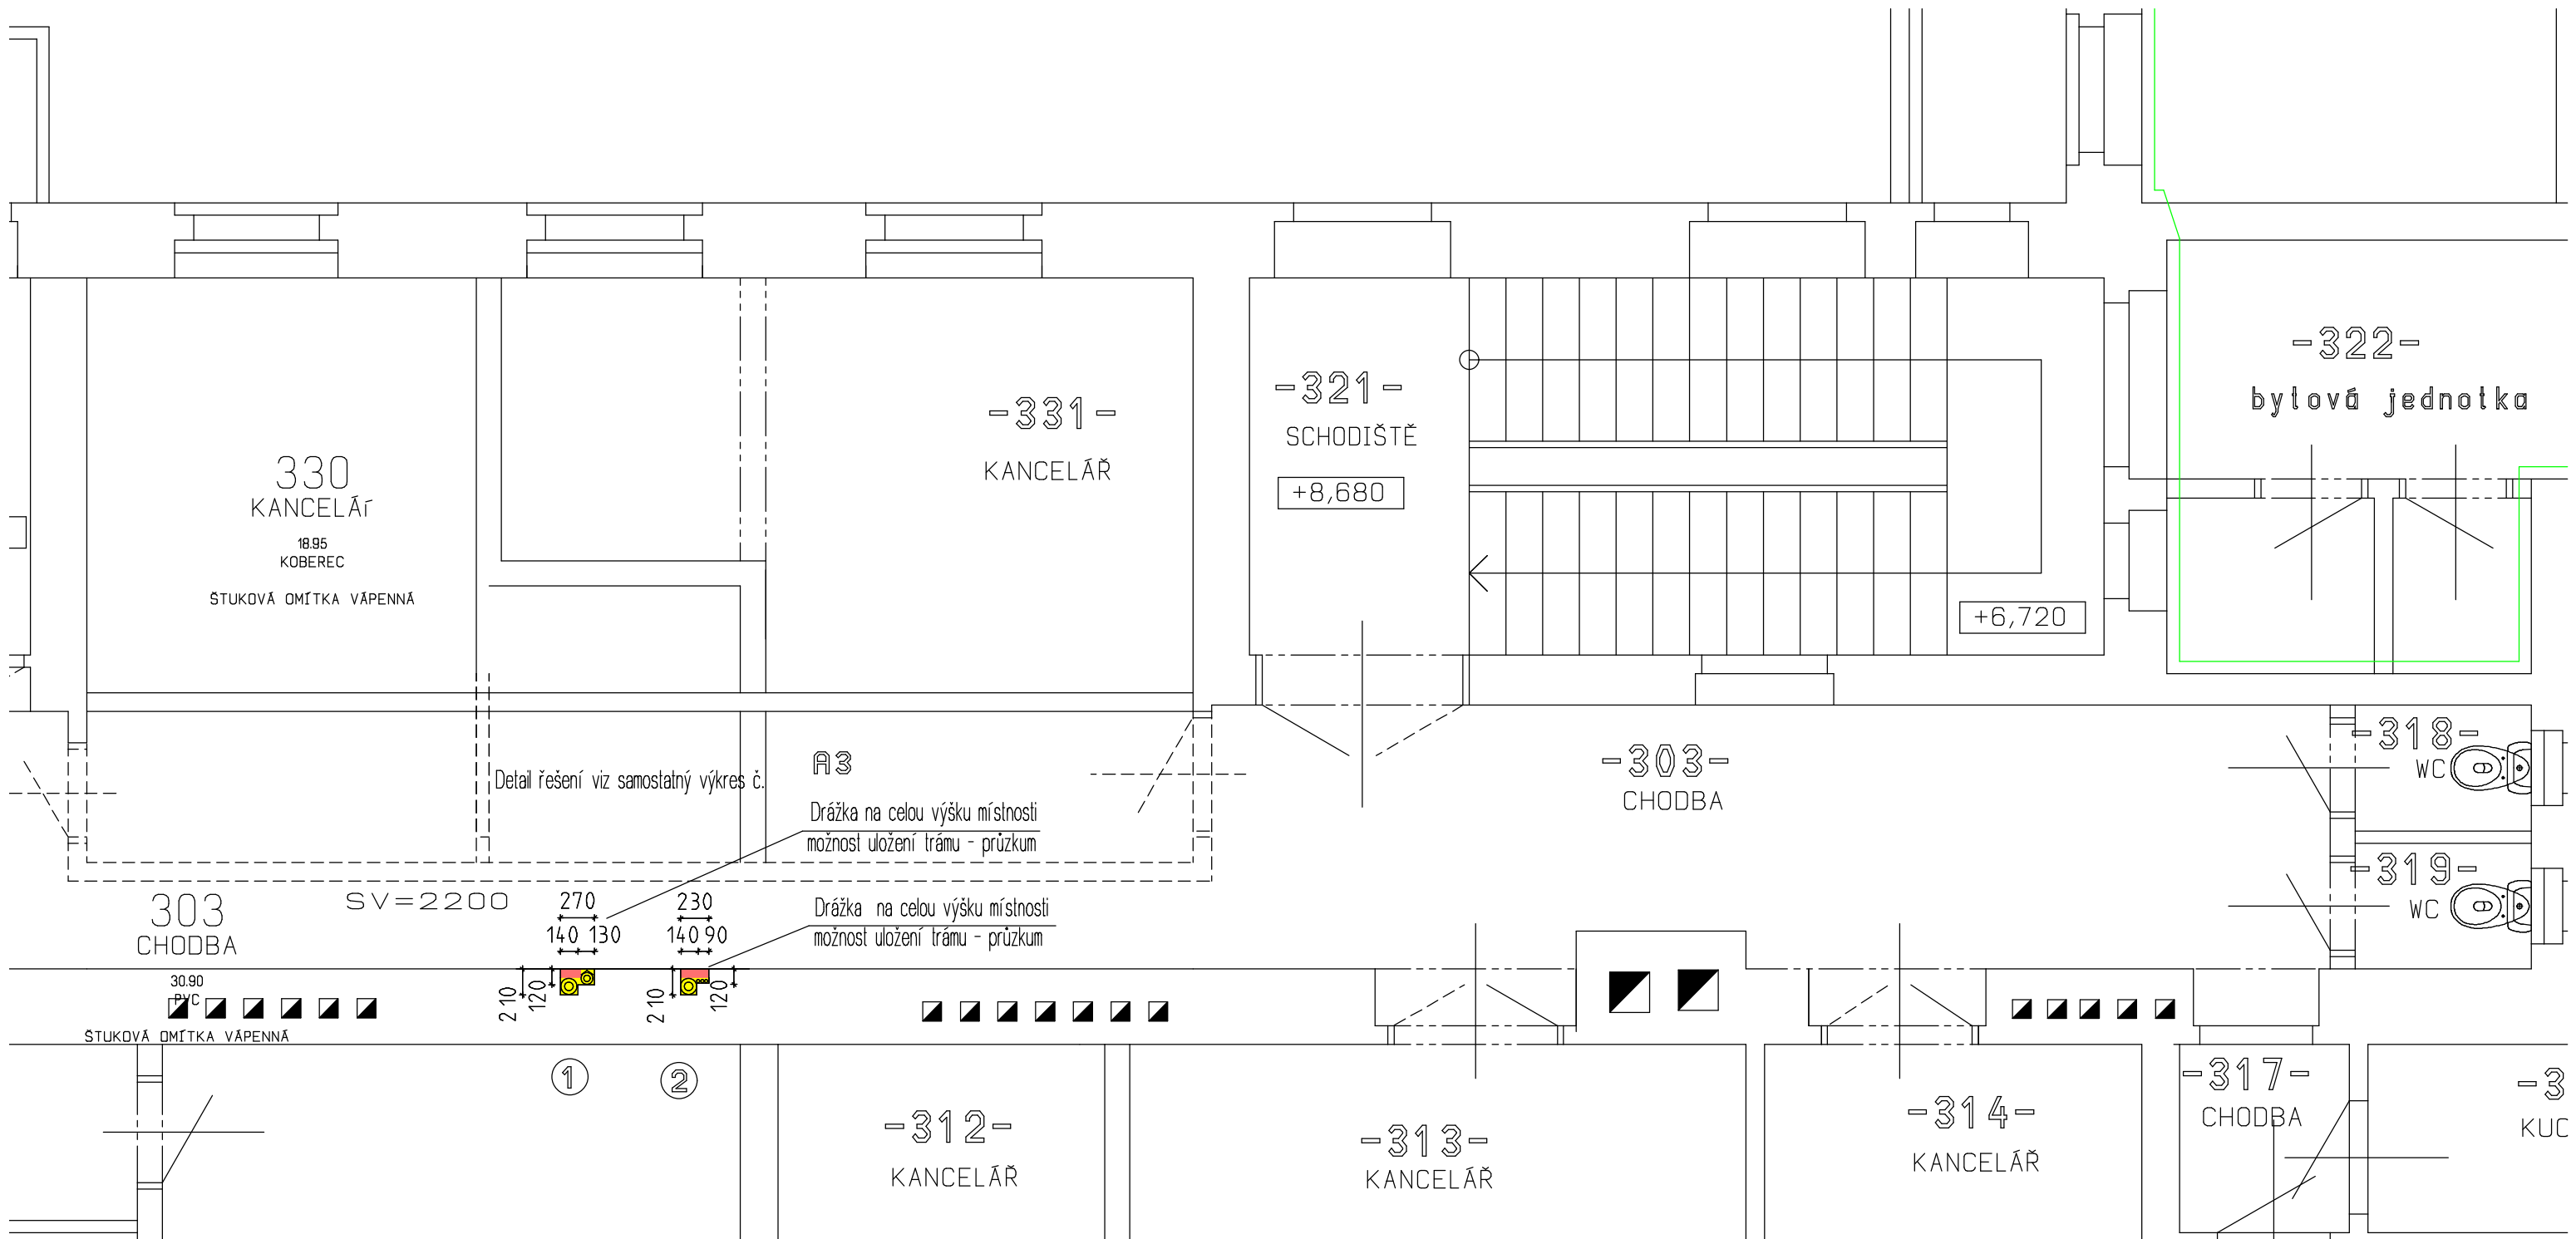

LEGENDA MÍSTNOSTÍ


čís.	ÚČEL MÍSTNOSTI
312	KANCELÁŘ
313	KANCELÁŘ
314	KANCELÁŘ
316	KUCHYŇKA
317	CHODBA
318	WC
319	WC
320	SVĚTLÍK
322	BYTOVÁ JEDNOTKA
321	SCHODIŠTĚ
331	KANCELÁŘ

Ondřej Jurásek, kanc. Hlavní 316/149, 747 06 Opava		ondrej.jurasek@opava.cz	tel. 553 615838	mob. 603 707757
VED. PROJ.:	Ing. Ondřej Jurásek	ONDŘEJ JURÁSEK Zukalova 1334/16, 746 01 Opava IČO : 60862989 vytápění, plynoinstalace, kanalizace, vodovod		
VYPRACOVAL:	Ing. Ondřej Jurásek			
INVESTOR:	ČR - Státní úřad inspekce práce, Horní náměstí 103/2, Opava, 746 01	DATUM: 04/2011 STUPEN: DSR + výkaz výměr FORMÁT: A3 ZAK. ČÍSLO: O-22/2011 Č. VÝKRESU: S 04		
PROJEKT:	OIP STŘEDOČESKÝ KRAJ - REKONSTRUKCE KOTELNY k.ú. Nové Město, parc.č. 2101, ul. Ve Smečkách č.p. 599/29 F.1.1.2 BOURACÍ PRÁCE	MĚŘÍTKO: 1:50		
VÝKRES:	Půdorys 3.NP			

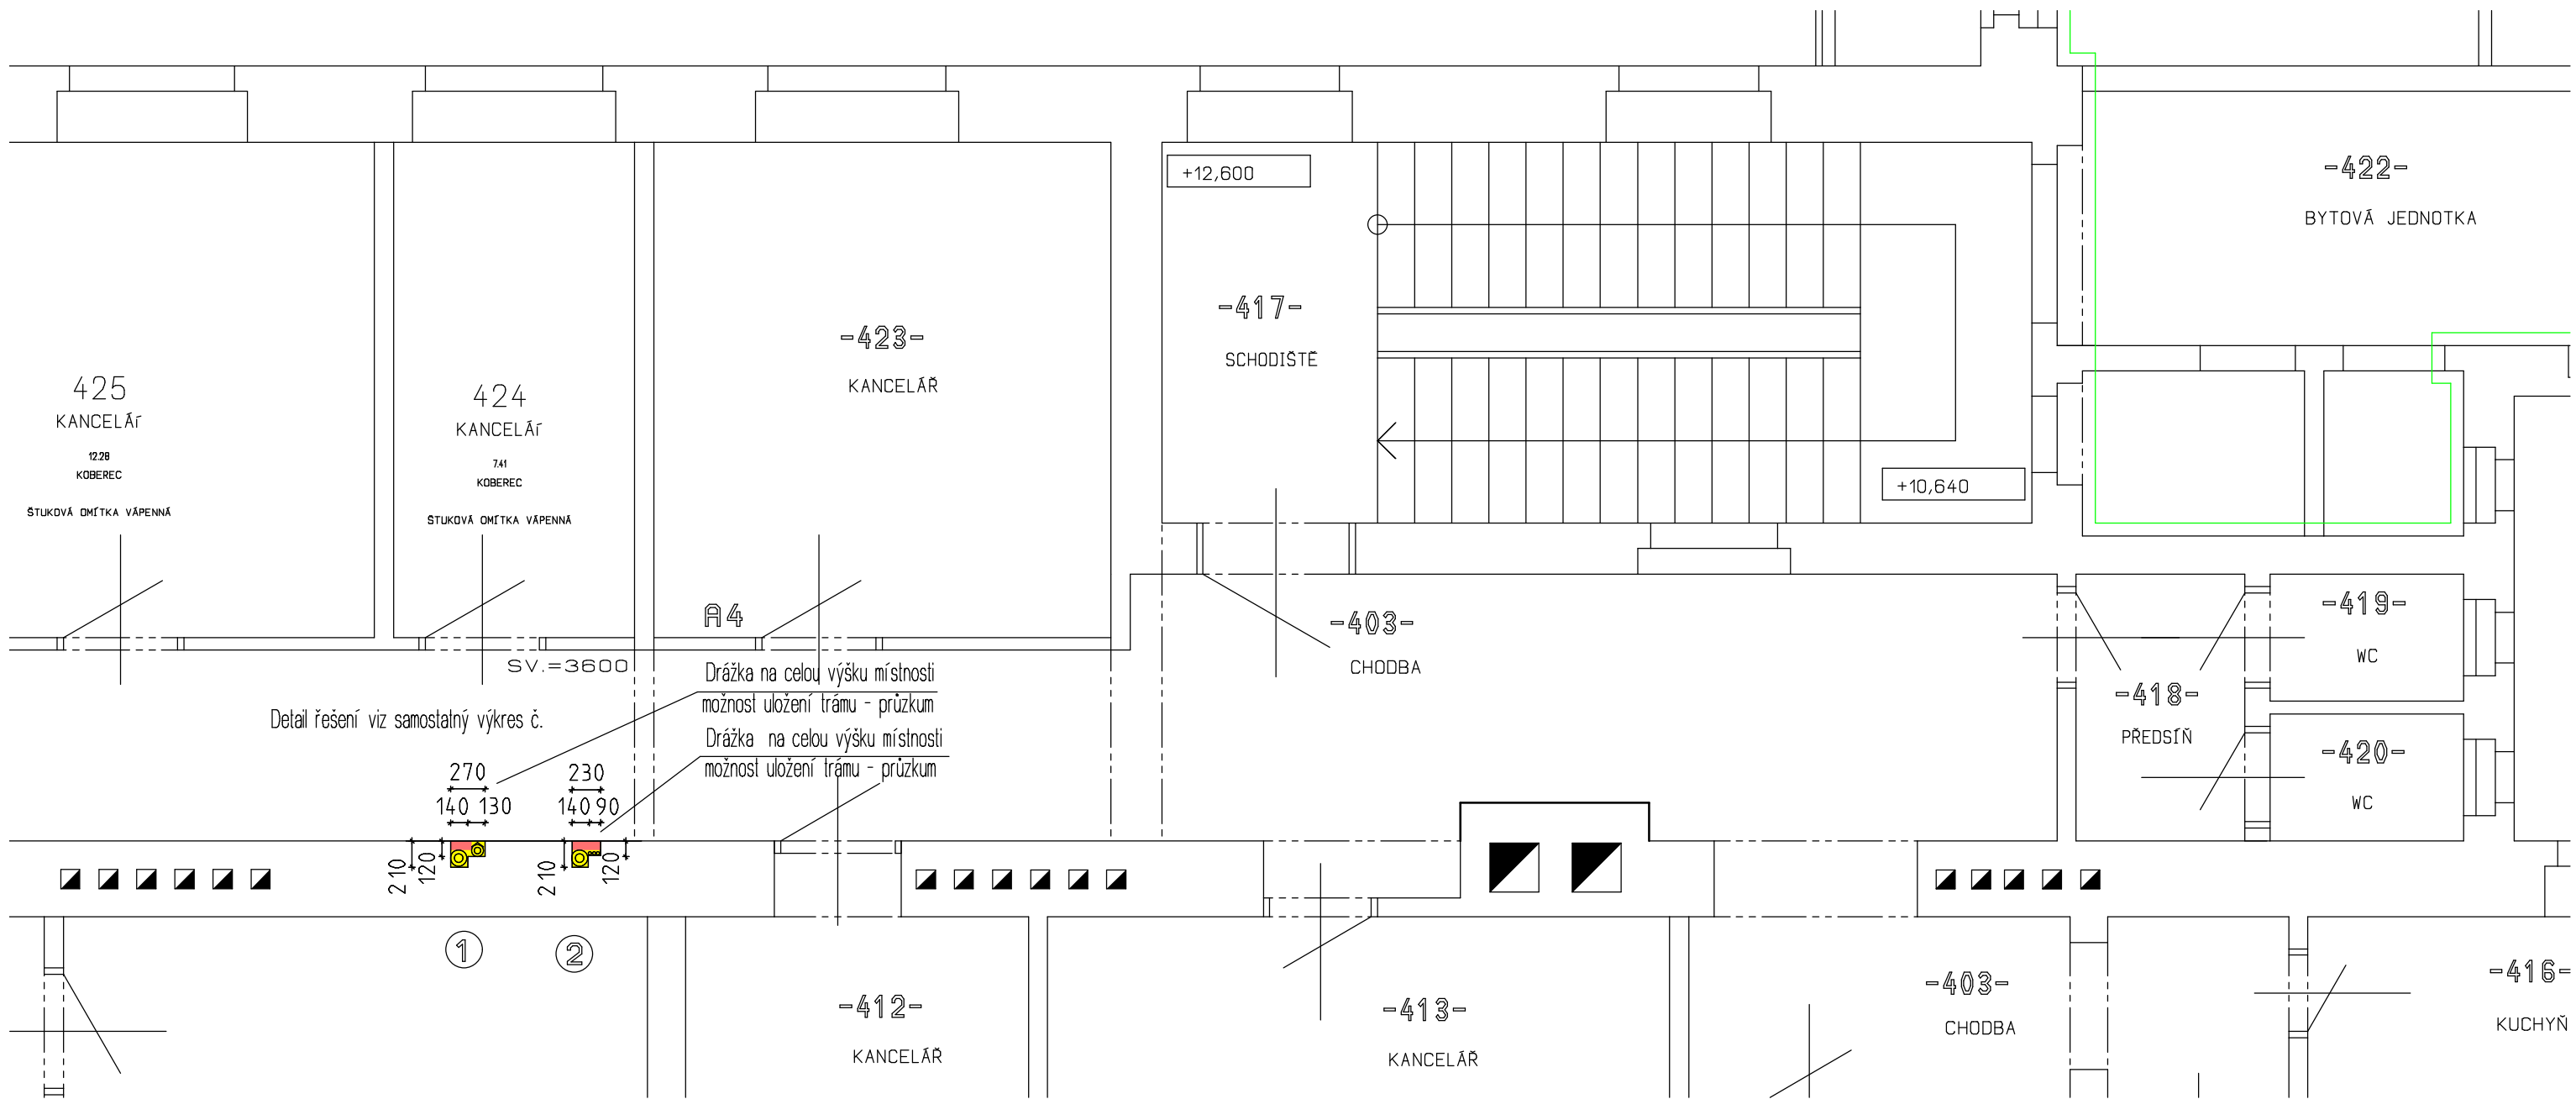


LEGENDA MÍSTNOSTÍ

čís.	ÚČEL MÍSTNOSTI
403	CHODBA
412	KANCELÁŘ
413	KANCELÁŘ
416	KUCHYŇKA
417	SCHODIŠTĚ
418	PŘEDSÍŇ
419	WC
420	WC
421	SVĚTLÍK
423	KANCELÁŘ
422	BYTOVÁ JEDNOTKA

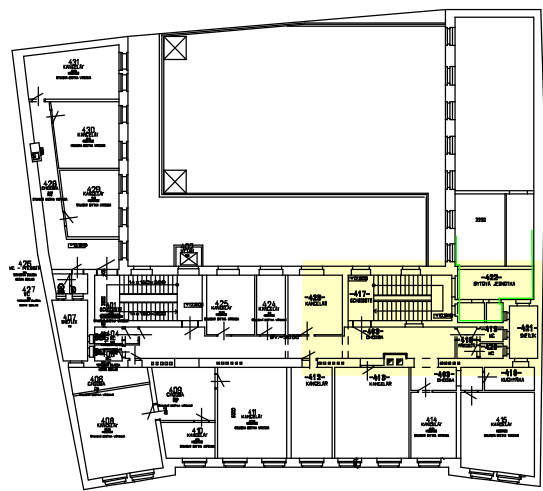

Ondřej Jurásek, kanc. Hlavní 316/149, 747 06 Opava		ondrej.jurasek@opava.cz	tel. 553 616838	mob. 603 707757
VED. PROJ.	Ing. Ondřej Jurásek	ONDŘEJ JURÁSEK Zúkalova 1334/16, 746 01 Opava IČO - 60962989 výhledění, plynová práce, kanalizace, vodovod		
VYPRACOVAL:	Ing. Ondřej Jurásek			
INVESTOR:	ČR - Státní úřad inspekce práce, Horní náměstí 103/2, Opava, 746 01	DATUM 04/2011 STUPEŇ DSR + výkaz výměr FORMÁT A3 ZAK. ČÍSLO O-22/2011 MĚŘÍTKO Č. VÝKRESU S 05		
PROJEKT:	OIP STŘEDOČESKÝ KRAJ - REKONSTRUKCE KOTELNY k.ú. Nové Město, parc.č. 2101, ul. Ve Smečkách č.p. 599/29 F.1.1.2 BOURACÍ PRÁCE			
VÝKRES:	Půdorys 4.NP			

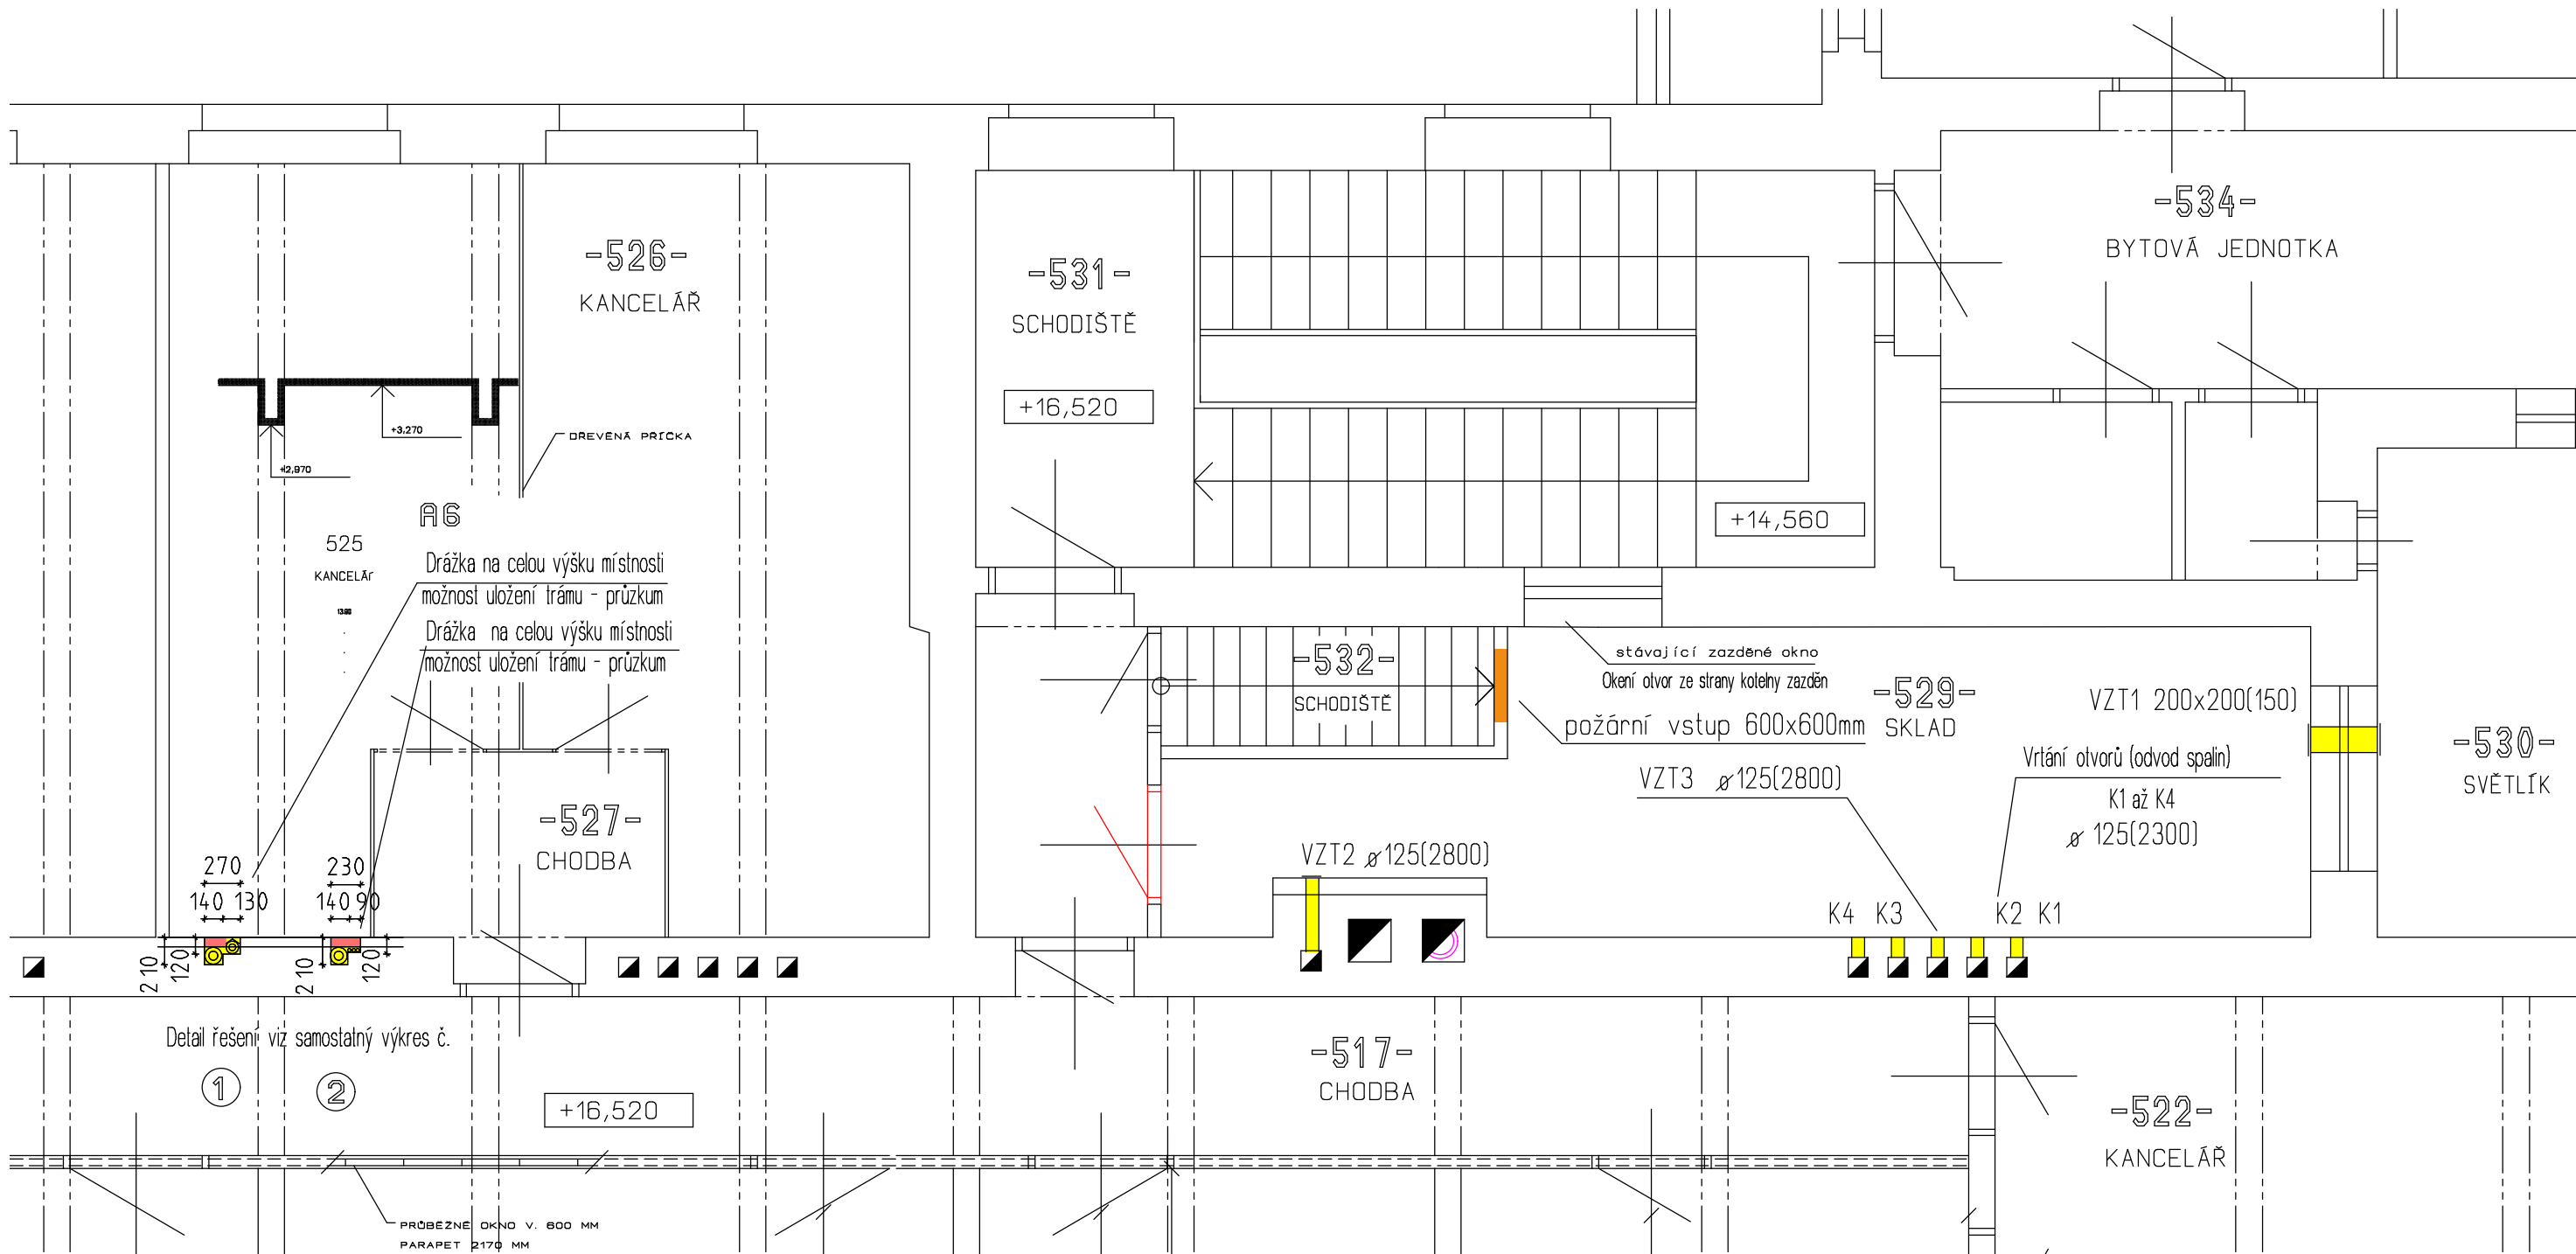

Detail řešení viz samostatný výkres č.


① ②

+16,520



PRŮBĚŽNÉ OKNO V. 600 MM
PARAPET 2170 MM

LEGENDA MÍSTNOSTÍ

Čís.	ÚČEL MÍSTNOSTI
517	CHODBA
522	KANCELÁŘ
526	KANCELÁŘ
527	CHODBA
529	SKLAD
530	SVĚTLÍK
531	SCHODIŠTĚ
532	SCHODIŠTĚ
534	BYTOVÁ JEDNOTKA

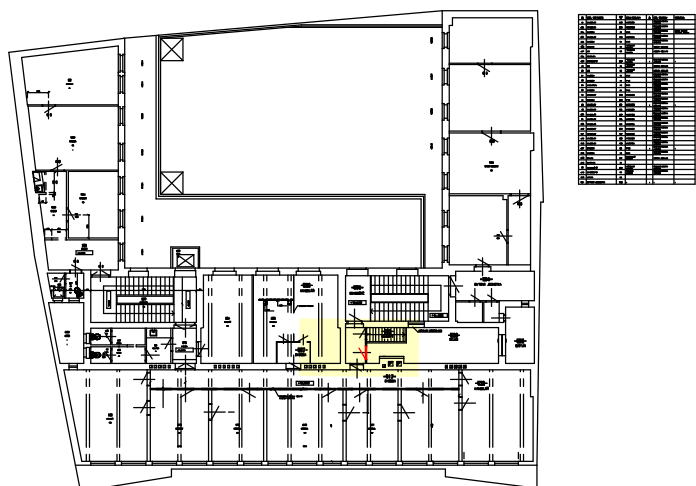


Ondřej Jurásek, kanc. Hlavní 316/149, 747 06 Opava		ondrej.jurasek@opava.cz	tel. 553 615838	mob. 603 707757
VED. PROJ.	Ing. Ondřej Jurásek			
VYPRACOVAL	Ing. Ondřej Jurásek			
INVESTOR	ČR - Státní úřad inspekce práce, Horní náměstí 103/2, Opava, 746 01			
PROJEKT	OP STŘEDOČESKÝ KRAJ - REKONSTRUKCE KOTELNY k.ú. Nové Město, parc.č. 2101, ul. Ve Smečkách č.p. 599/29 F.1.12 BOURACÍ PRÁČE			
VÝKRES	Půdorys 5.NP			
ONDŘEJ JURÁSEK		Zukalova 1334/16, 746 01 Opava IČO: 60962989 výšepění, plynostlažce, kanalizace, vodovod		
DATUM	04/2011			
STUPĚN	DSR + výkaz výměr			
FORMÁT	A3			
ZAK. ČÍSLO	O-22/2011			
MĚŘITKO	Č. VÝKRESU S 06			
	1:50			

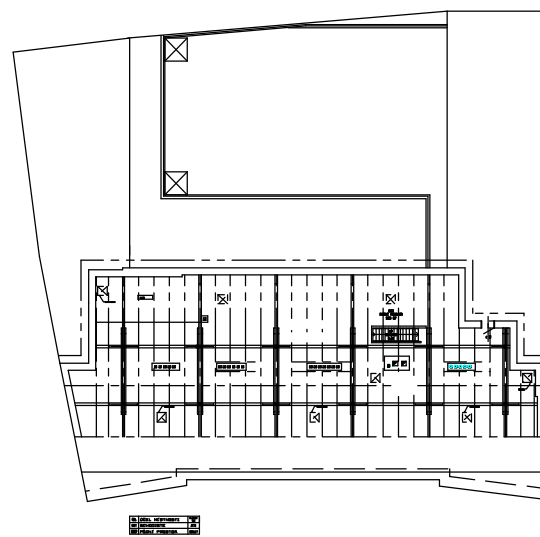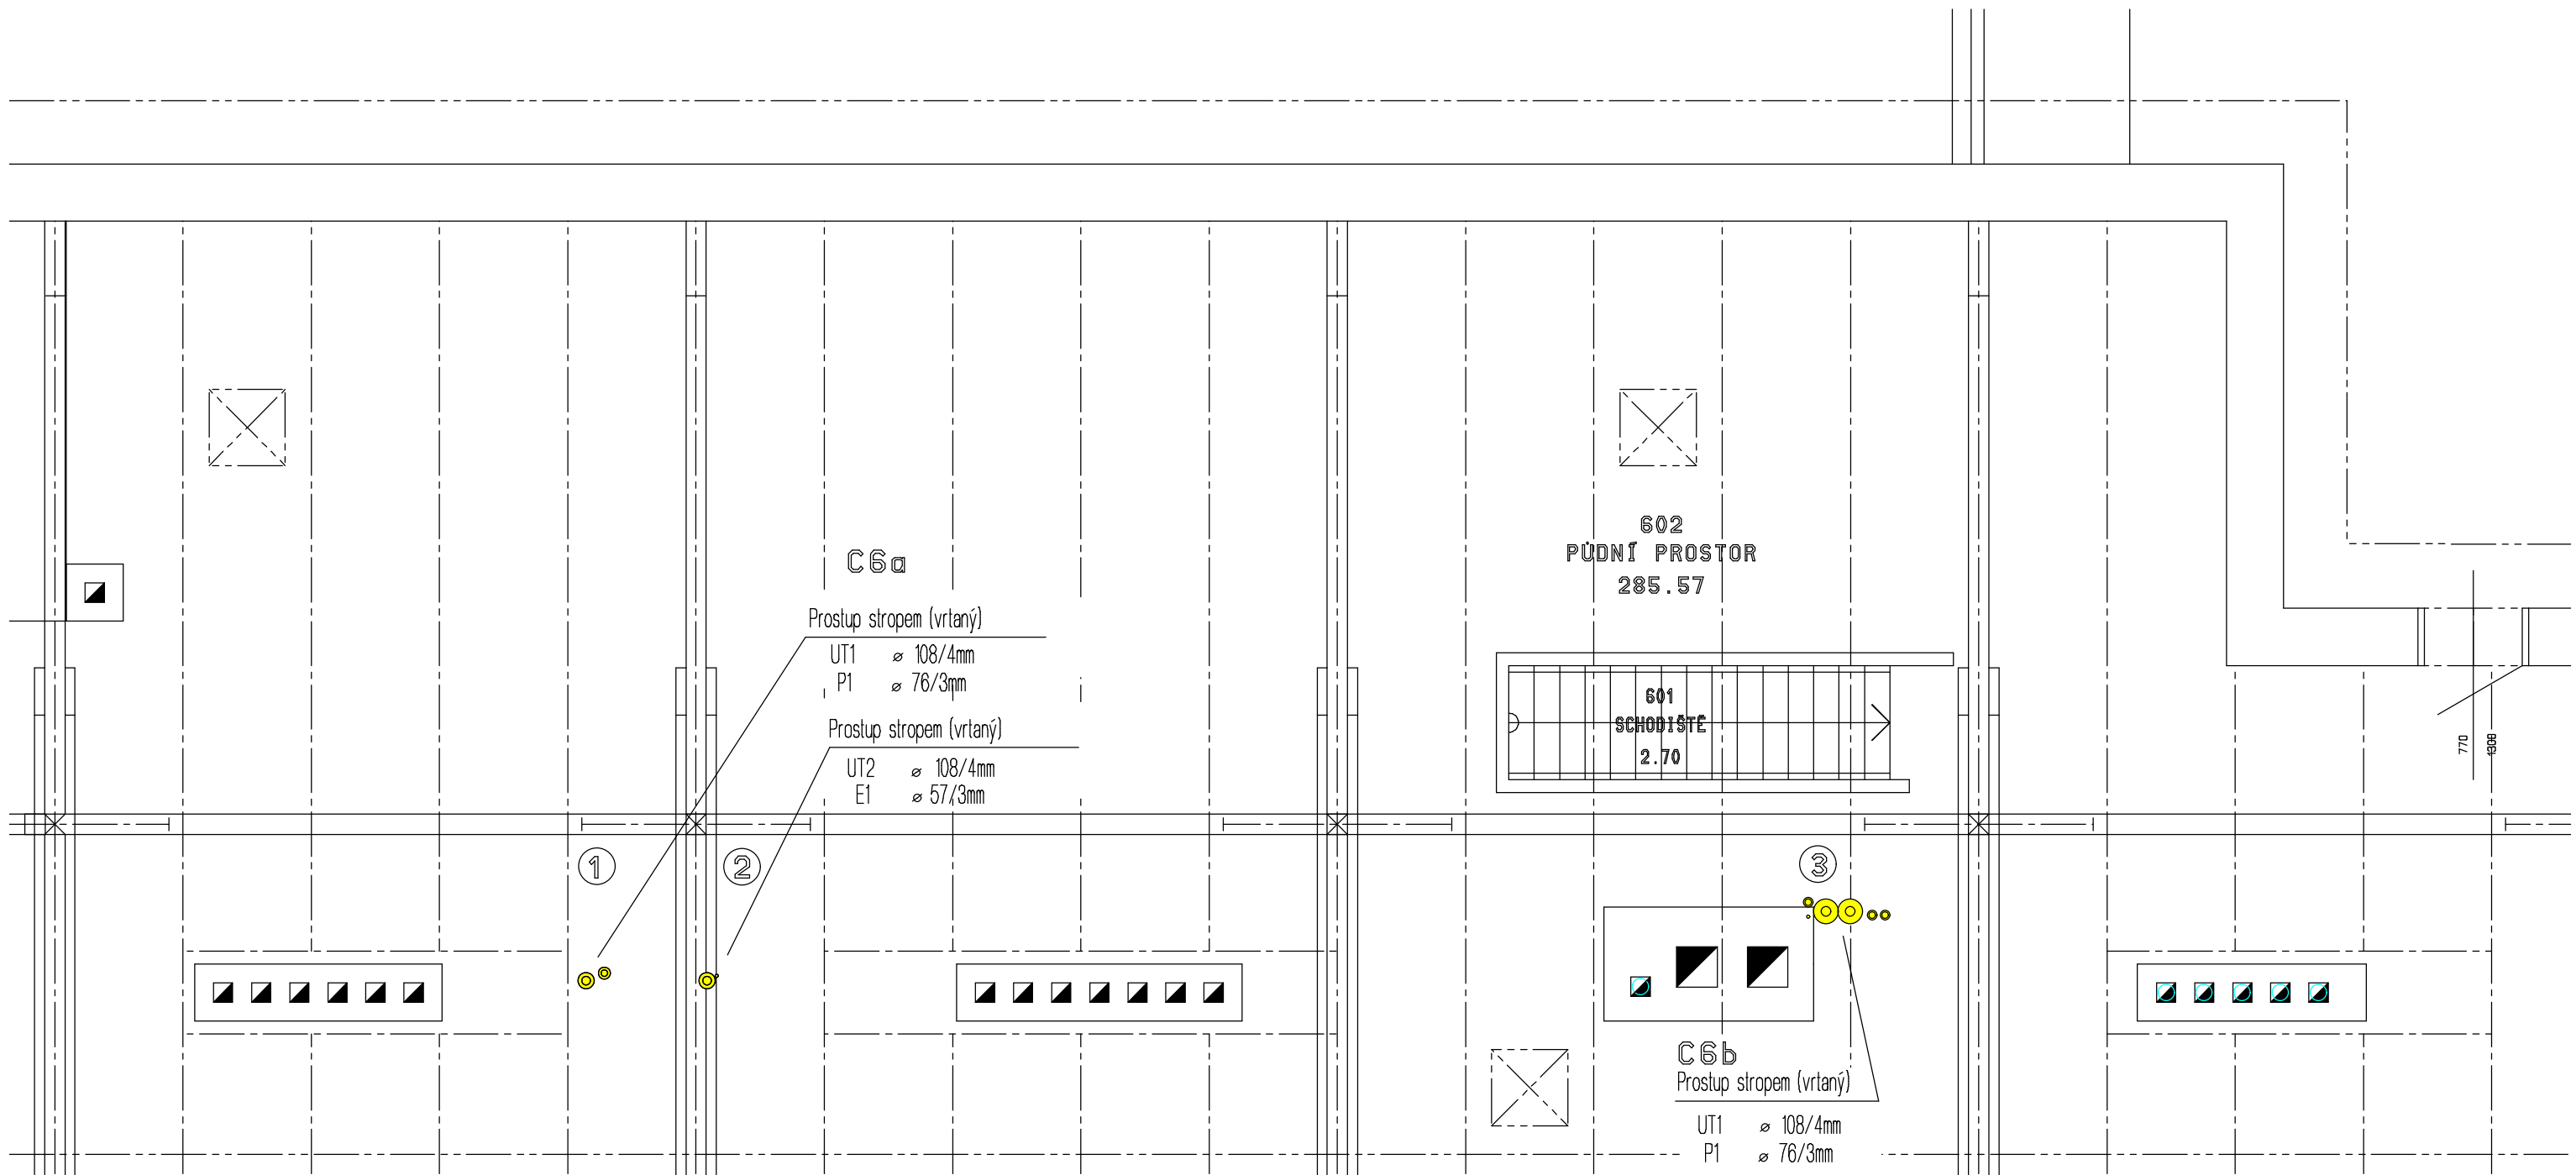


Ondřej Jurásek, kanc. Hlavní 316/149, 747 06 Opava		ondrej.jurasek@opava.cz	tel. 553 615838	mob. 603 707757
VED. PROJ:	Ing. Ondřej Jurásek			
VYPRACOVAL:	Ing. Ondřej Jurásek			
INVESTOR:				
PROJEKT	OIP STŘEDOČESKÝ KRAJ - REKONSTRUKCE KOTELNY			
	F.112 BOURACÍ PRÁCE			
VÝKRES	Půdorys 6.NP			
		ONDŘEJ JURÁSEK Zákova 1334/18, 746 01 Opava IČO: 6082989 vytápění, plynsíťežce, kanalizace, vodovod		
DATUM	04/2011			
STUPĚŇ	DSR + výkaz výměr			
FORMÁT	A3			
ZAK. ČÍSLO	O-22/2011			
MĚŘÍTKO	Č. VÝKRESU			
	1:50	S 07		

detail vedení rozvodů

bourání

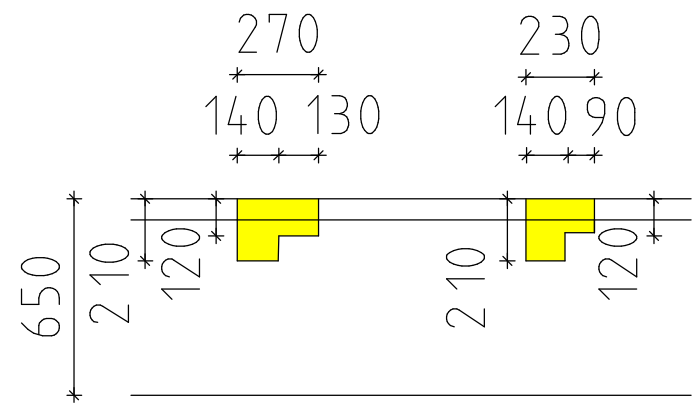

zazdění

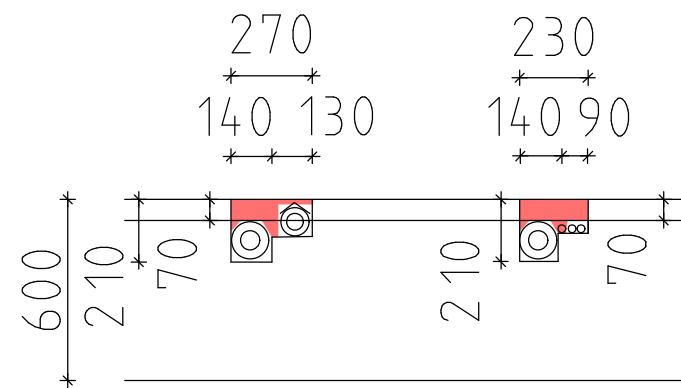

Ondřej Jurásek, kanc. Hlavní 316/149, 747 06 Opava		ondrej.jurasek@opava.cz	tel. 553 615838	mob. 603 707757
VED. PROJ:	Ing. Ondřej Jurásek		ONDŘEJ JURÁSEK Zukalova 1334/1b, 746 01 Opava IČO: 60862989 vytápění, plynosálence, kanalizace, vodovod	
VYPRACOVAL:	Ing. Ondřej Jurásek			
INVESTOR:	ČR - Státní úřad inspekce práce, Horní náměstí 103/2, Opava, 746 01			
PROJEKT	OIP STŘEDOČESKÝ KRAJ - REKONSTRUKCE KOTELNY k.ú. Nové Město, parc.č. 2101, ul. Ve Smečkách č.p. 599/29 F.1.1.2 BOURACÍ PRÁCE		DATUM	04/2011
			STUPĚN	DSR + výkaz výměr
			FORMÁT	A3
			ZAK. ČÍSLO	O-22/2011
VÝKRES	Detail drážek		MĚŘÍTKO	Č. VÝKRESU
			1:50	S 08